


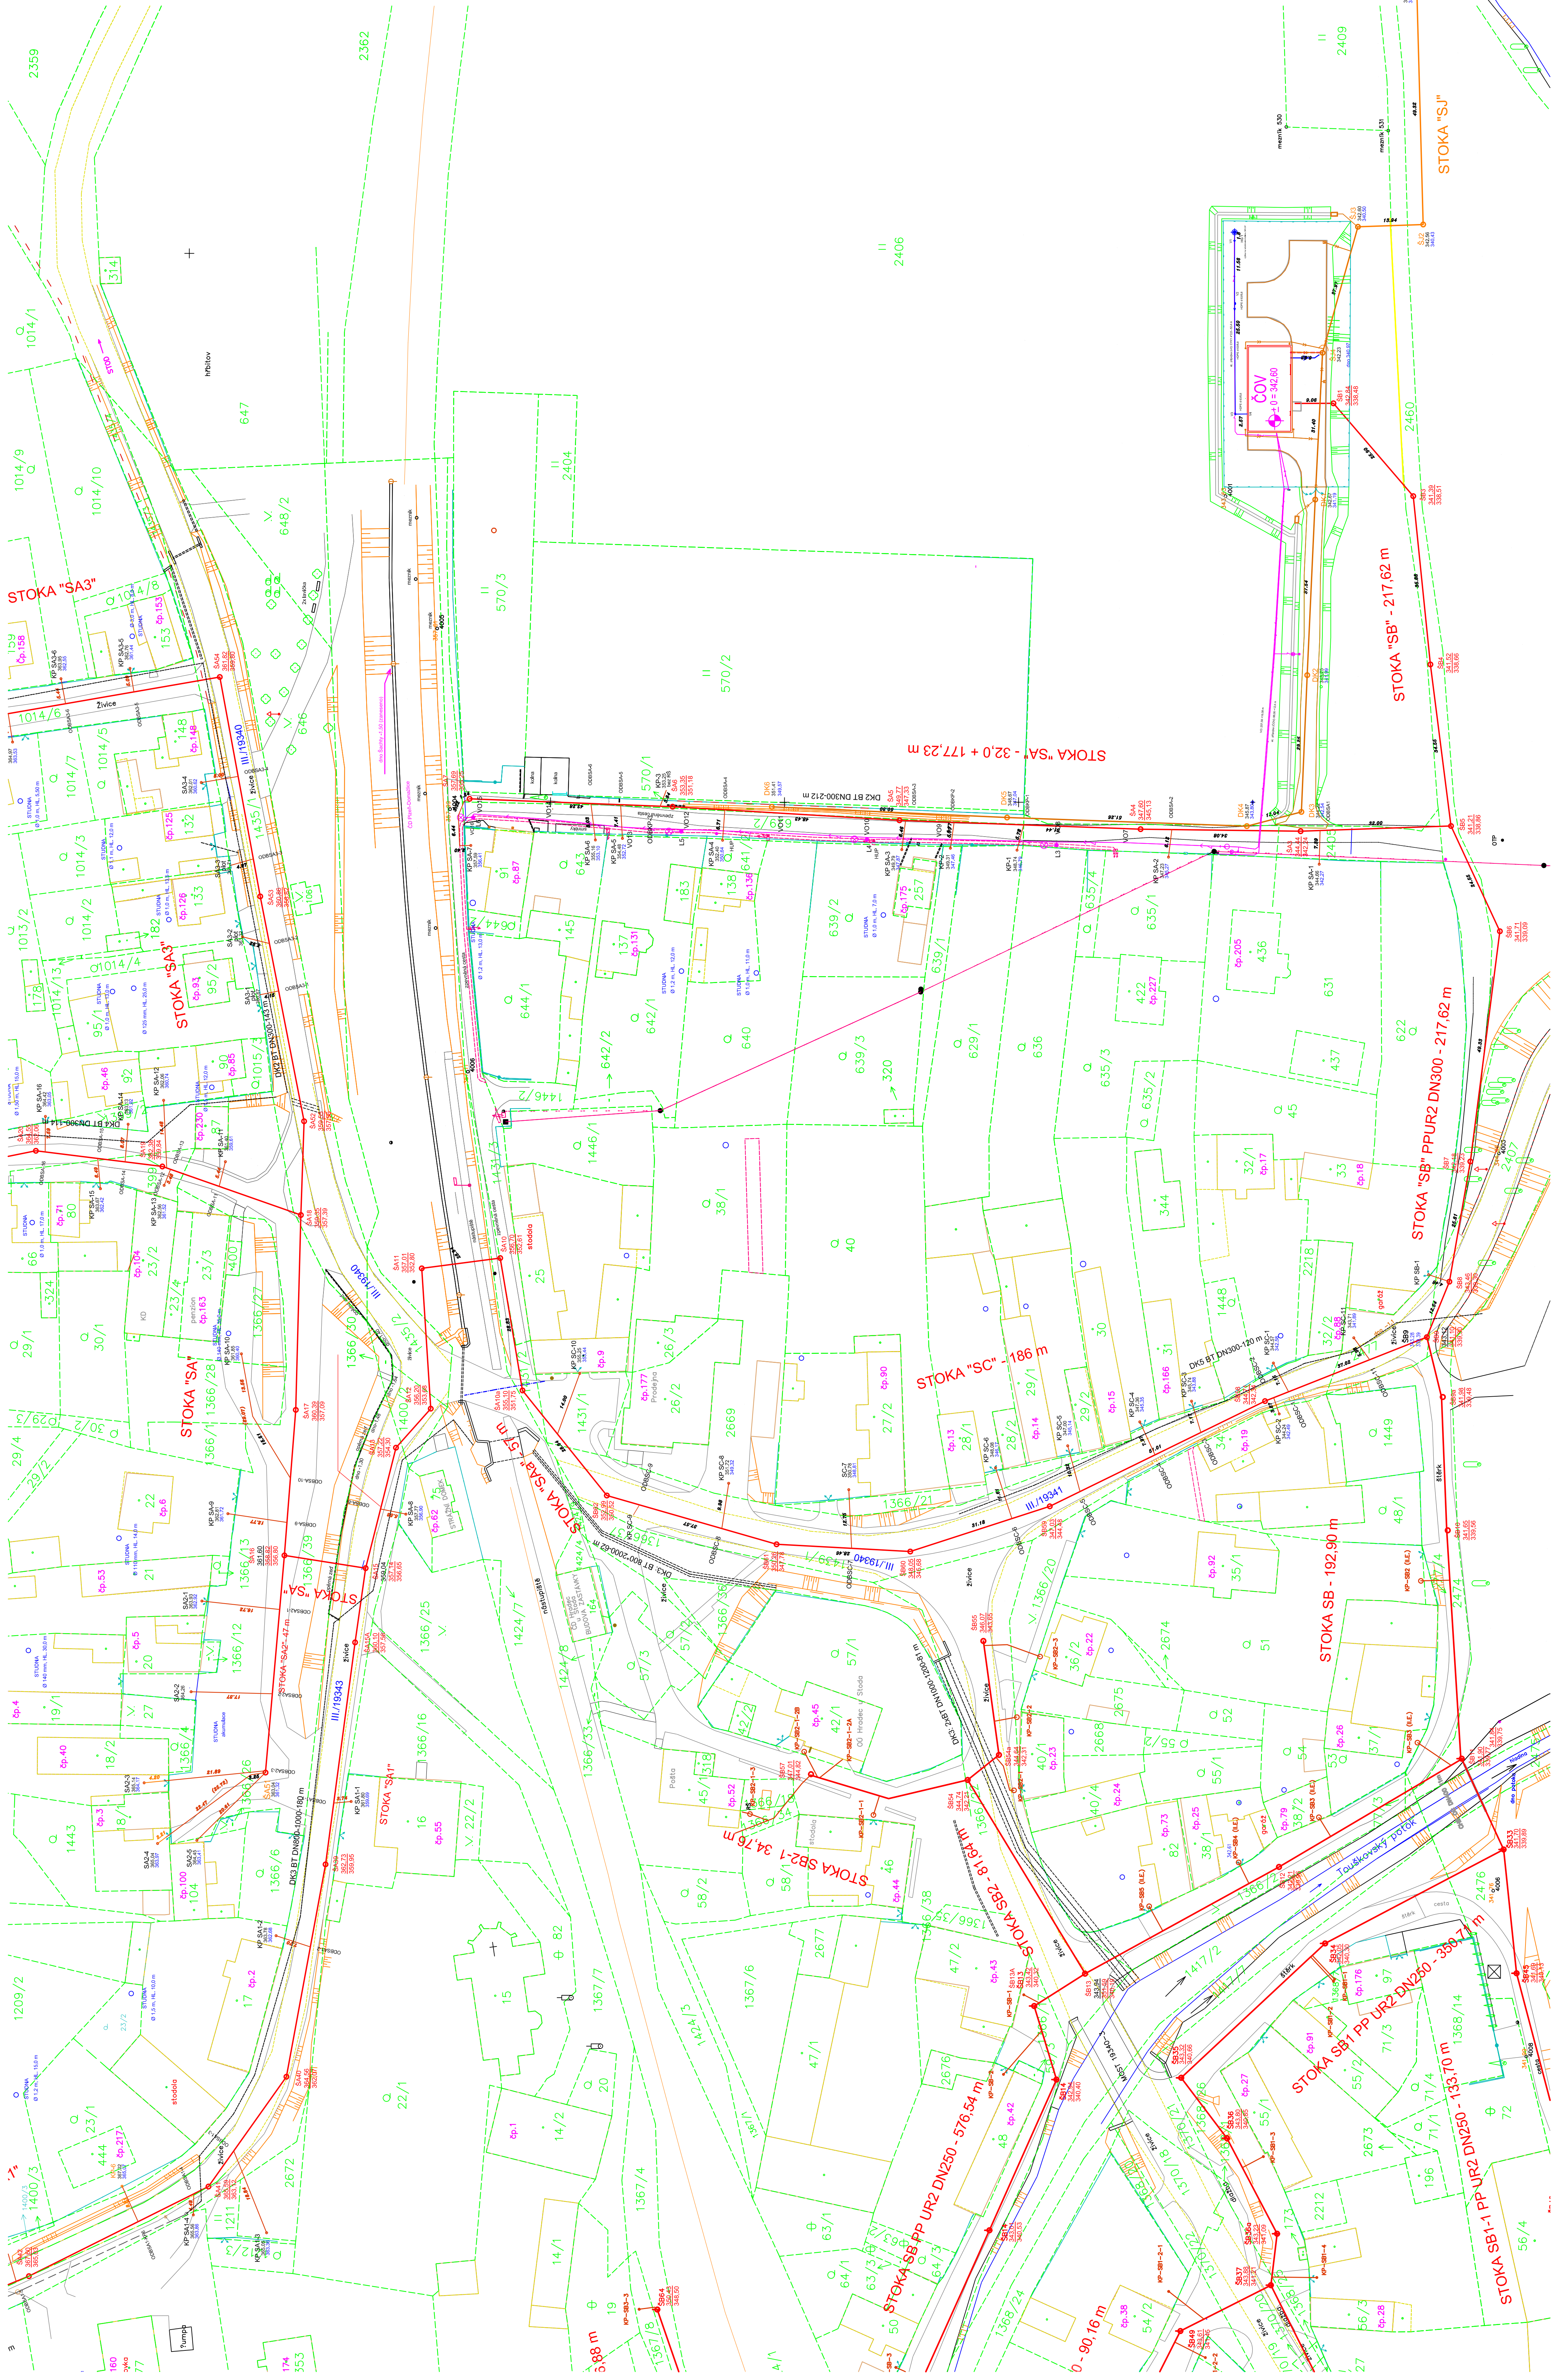


LEGENDA

KANALIZACE SPLAŠKOVÁ GRAVITAČNÍ - I., II. ETAPA, OZ

KANALIZACE JEDNOTNÁ VYTČISTĚNĚ A DEŠŤOVÉ VODY (J)

KANALIZAČNÍ PŘÍPOJKY

KANALIZACE DEŠŤOVÁ (DK, DA)

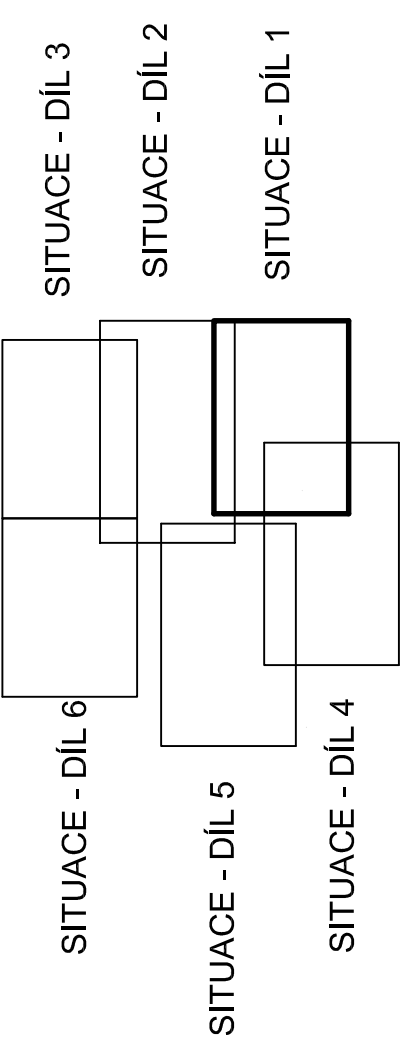

KŘESTIL VYPRACOVAL:	ZODPOVĚDNÝ PROJEKTANT:	INC. MIROSLAV VONDRÁŠ
INC. MIROSLAV VONDRÁŠ	INC. MIROSLAV VONDRÁŠ	INC. MIROSLAV VONDRÁŠ
INVESTOR: OBEC HRADEC, HRADEC 45, 532 01	AKCE:	BAROVÁ 289, DOMAŽLICE
ZNAČ. ČÍSLO: 18 / 2015		
DATUM: VI / 2020		
MĚŘÍTKO: 1 : 500		
Č. VÝŠKĚ: PANE:		
PŘEHLEDNÁ SITUACE STAVBY		DÍL 1

HRADEC - KANALIZAČNÍ ŘÁD	
PŘEHLEDNÁ SITUACE STAVBY	